


w. STRZĄLKOWO woj. wielkopolskie

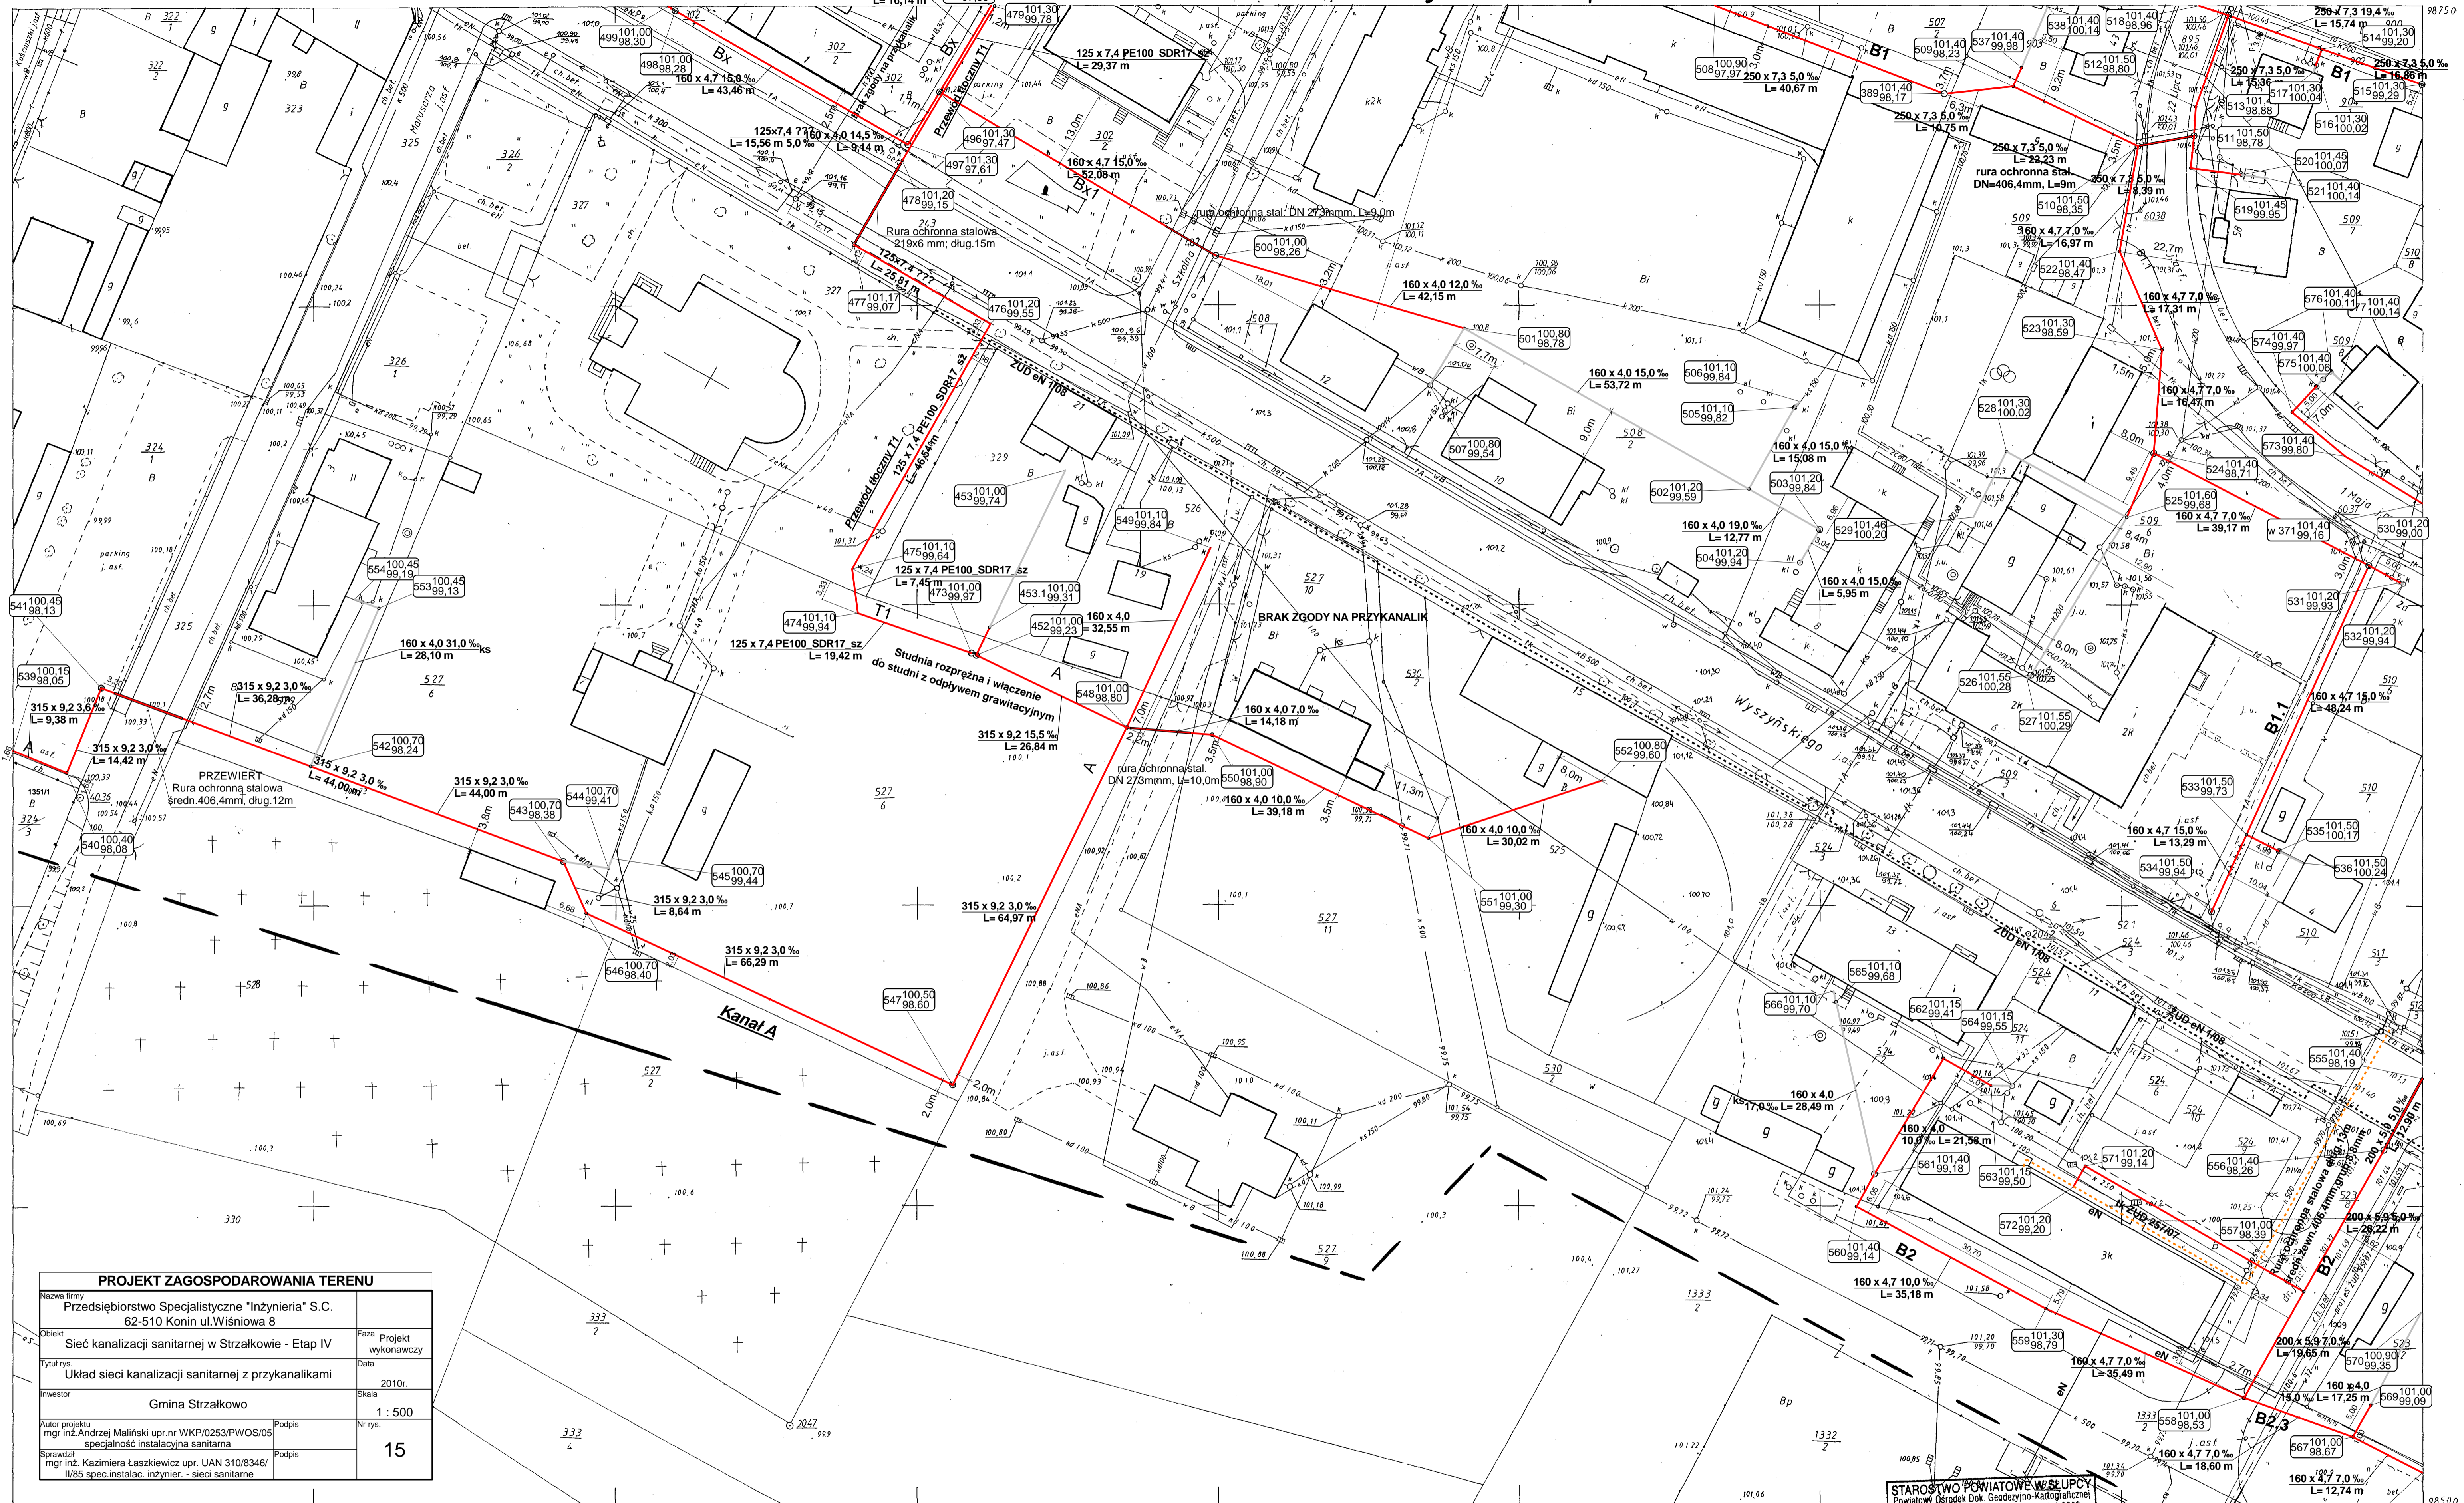

PROJEKT ZAGOSPODAROWANIA TERENU	
Nazwa firmy Przedsiębiorstwo Specjalistyczne "Inżynieria" S.C. 62-510 Konin ul. Wiśniowa 8	Faza Projektu Projekt wykonawczy
Objekt Sieć kanalizacji sanitarnej w Strzałkowie - Etap IV	Data
Tytuł rys. Układ sieci kanalizacji sanitarnej z przykanalikami	2010r.
Investor Gmina Strzałkovo	Skala 1:500
Autor projektu mgr inż. Andrzej Maliński upr. nr WKP/0253/PWOS/05 specjalność instalacyjna sanitarna	Nr rys. 15
Sprawdził mgr inż. Kazimiera Łaszkiewicz upr. UAN 310/8346/ II/85 spec. instalac. inżynier. - sieci sanitarne	Podpis

424.311.091.4
1:500

MAPA ZASADNICZA
Złożona w 1987r. przez
OKRĘGOWE PRZEDSIĘBIORSTWO GEODEZ-KART.
W POZNANIU
PRACOWNIĘ TERENOWĄ W SŁUPCY

— zasieg aktualności

091.2	092.3
091.3	092.2

Użytkownik: WITOLD DACHTERA
ul. Traugotta 18, 62-400 SŁUPCA
Zaswiadczenie: 739/06
Skupca dnia: 28.05.2007

STAROSTWO POWIATOWE W SŁUPCY
Powiatowy Ośrodek Dokumentacji Geodezyjnej i Kartograficznej
62-400 Słupca, ul. Traugotta 18, tel. stat. 3623

W dokumencie załączonym jest...
Dokumenty z podpisem...
przebiegiem...
Projektowane...
budowę...
przez...
Kierownik Powiatowego Ośrodka Dokumentacji Geodezyjnej i Kartograficznej w Słupcy
Jan Nawroć