


**OPERACJA : "Budowa kanalizacji sanitarnej w pn.zach.części m.Strzałkowo" - cz.1**  
**PROJEKT ZAGOSPODAROWANIA TERENU**

Nazwa firmy Przedsiębiorstwo Specjalistyczne "Inżynieria" S.C. 62-510 Konin ul. Wiśniowa 8	Faza Projekt wykonawczy
Opis Sieć kanalizacji sanitarnej w Strzałkowie - Etap IV	Data VII.2011r.
Tytuł rys. Układ sieci kanalizacji sanitarnej z przykanalikami	Skala 1 : 1000
Investor Gmina Strzałkowo	Nr rys. 1
Autor projektu mgr inż. Andrzej Maliński upr.nr WKP/0253/PWOS/05 specjalność: instalacyjna sanitarna	Podpis

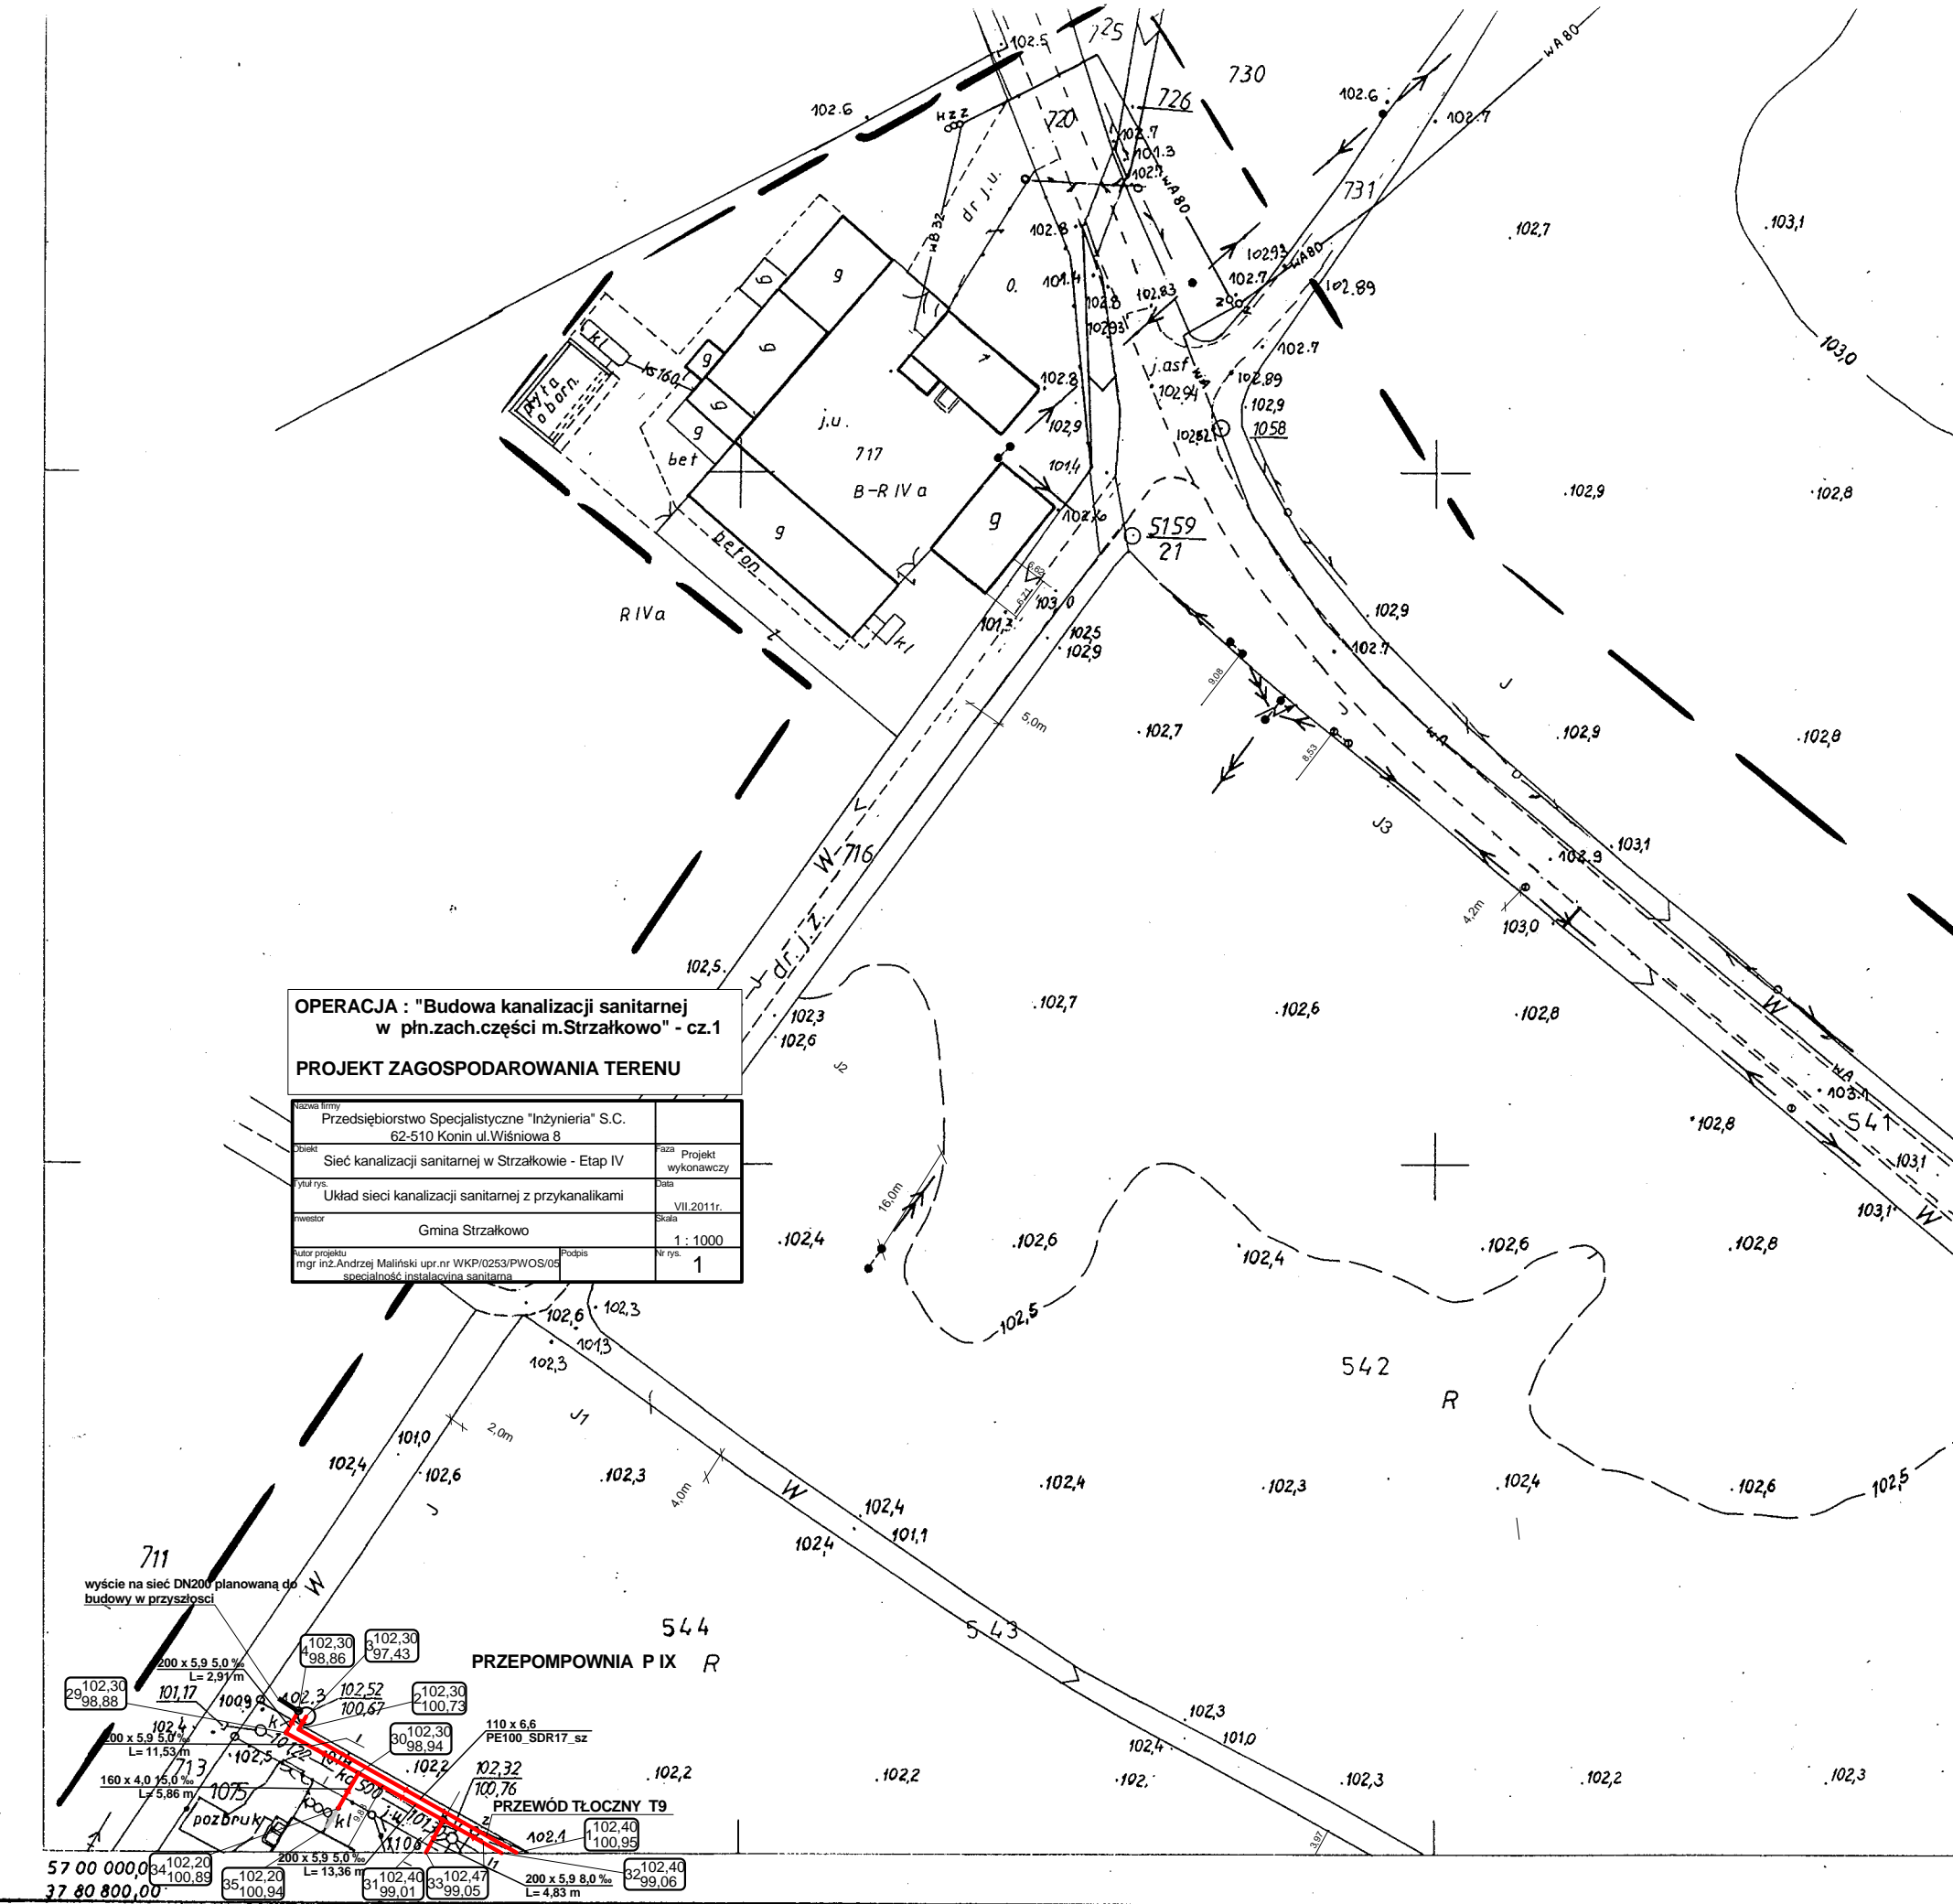

424-133-243

Powierzchnia

Województwo : wielkopolskie  
 Gmina : Strzałkowo

**STRZAŁKOWO**

Mapa za

- Osnowa : poligonizacja II kl, układ
- Pomiar szczegółów : metodą aut
- Mapa : siatka kwadratów i osnowa

PPGK W-wa 1977r.