


Wykaz elementów instalacji elektrycznej

Rysunek	Nazwa	Ilość
↓	Przebieg podtylnikowy, hermetyczne, uszłonięte, IP 20, 1 styk, 16A, jednofazowa	31 szt.
↓	Przebieg podtylnikowy, hermetyczne, uszłonięte, IP 44, 1 styk, 16A, trójfazowa	4 szt.
↓	Przebieg podtylnikowy, uszłonięte, IP 20, 1 styk, 16A, jednofazowa	89 szt.
⌋	Przebieg, IP 20, 1x30V	4 szt.
⌋	Łącznik pojedynczy, jednoobiegowy, hermetyczne, IP 20	2 szt.
⌋	Łącznik pojedynczy, jednoobiegowy, IP 20	14 szt.
⌋	Łącznik schodowy, jednoobiegowy, hermetyczne, IP 20	2 szt.
⌋	Łącznik schodowy, jednoobiegowy, IP 20	2 szt.
⌋	Łącznik świecznikowy, jednoobiegowy, hermetyczne, IP 20	1 szt.
⌋	Łącznik świecznikowy, jednoobiegowy, IP 20	9 szt.
—	Oprawa świetlilkowa, sufitowa, z nodulen awaryjnym, 2x IP 20, 1x30V	33 szt.
⊗	Plafondiera, z nodulen awaryjnym, 2x IP 20, 1x30V	26 szt.
■	Tablica rozdzielcza energetyczna, ochronności I, 30/65/20 cm, 200A IP 44	2 szt.
■	Tablica rozdzielcza energetyczna, ochronności I, 40/65/15 cm, 200A IP 44	1 szt.
■	Desce 2-polekowe	1 szt.
×	Zyrandol, z nodulen awaryjnym, 2x IP 20, 1x30V	23 szt.

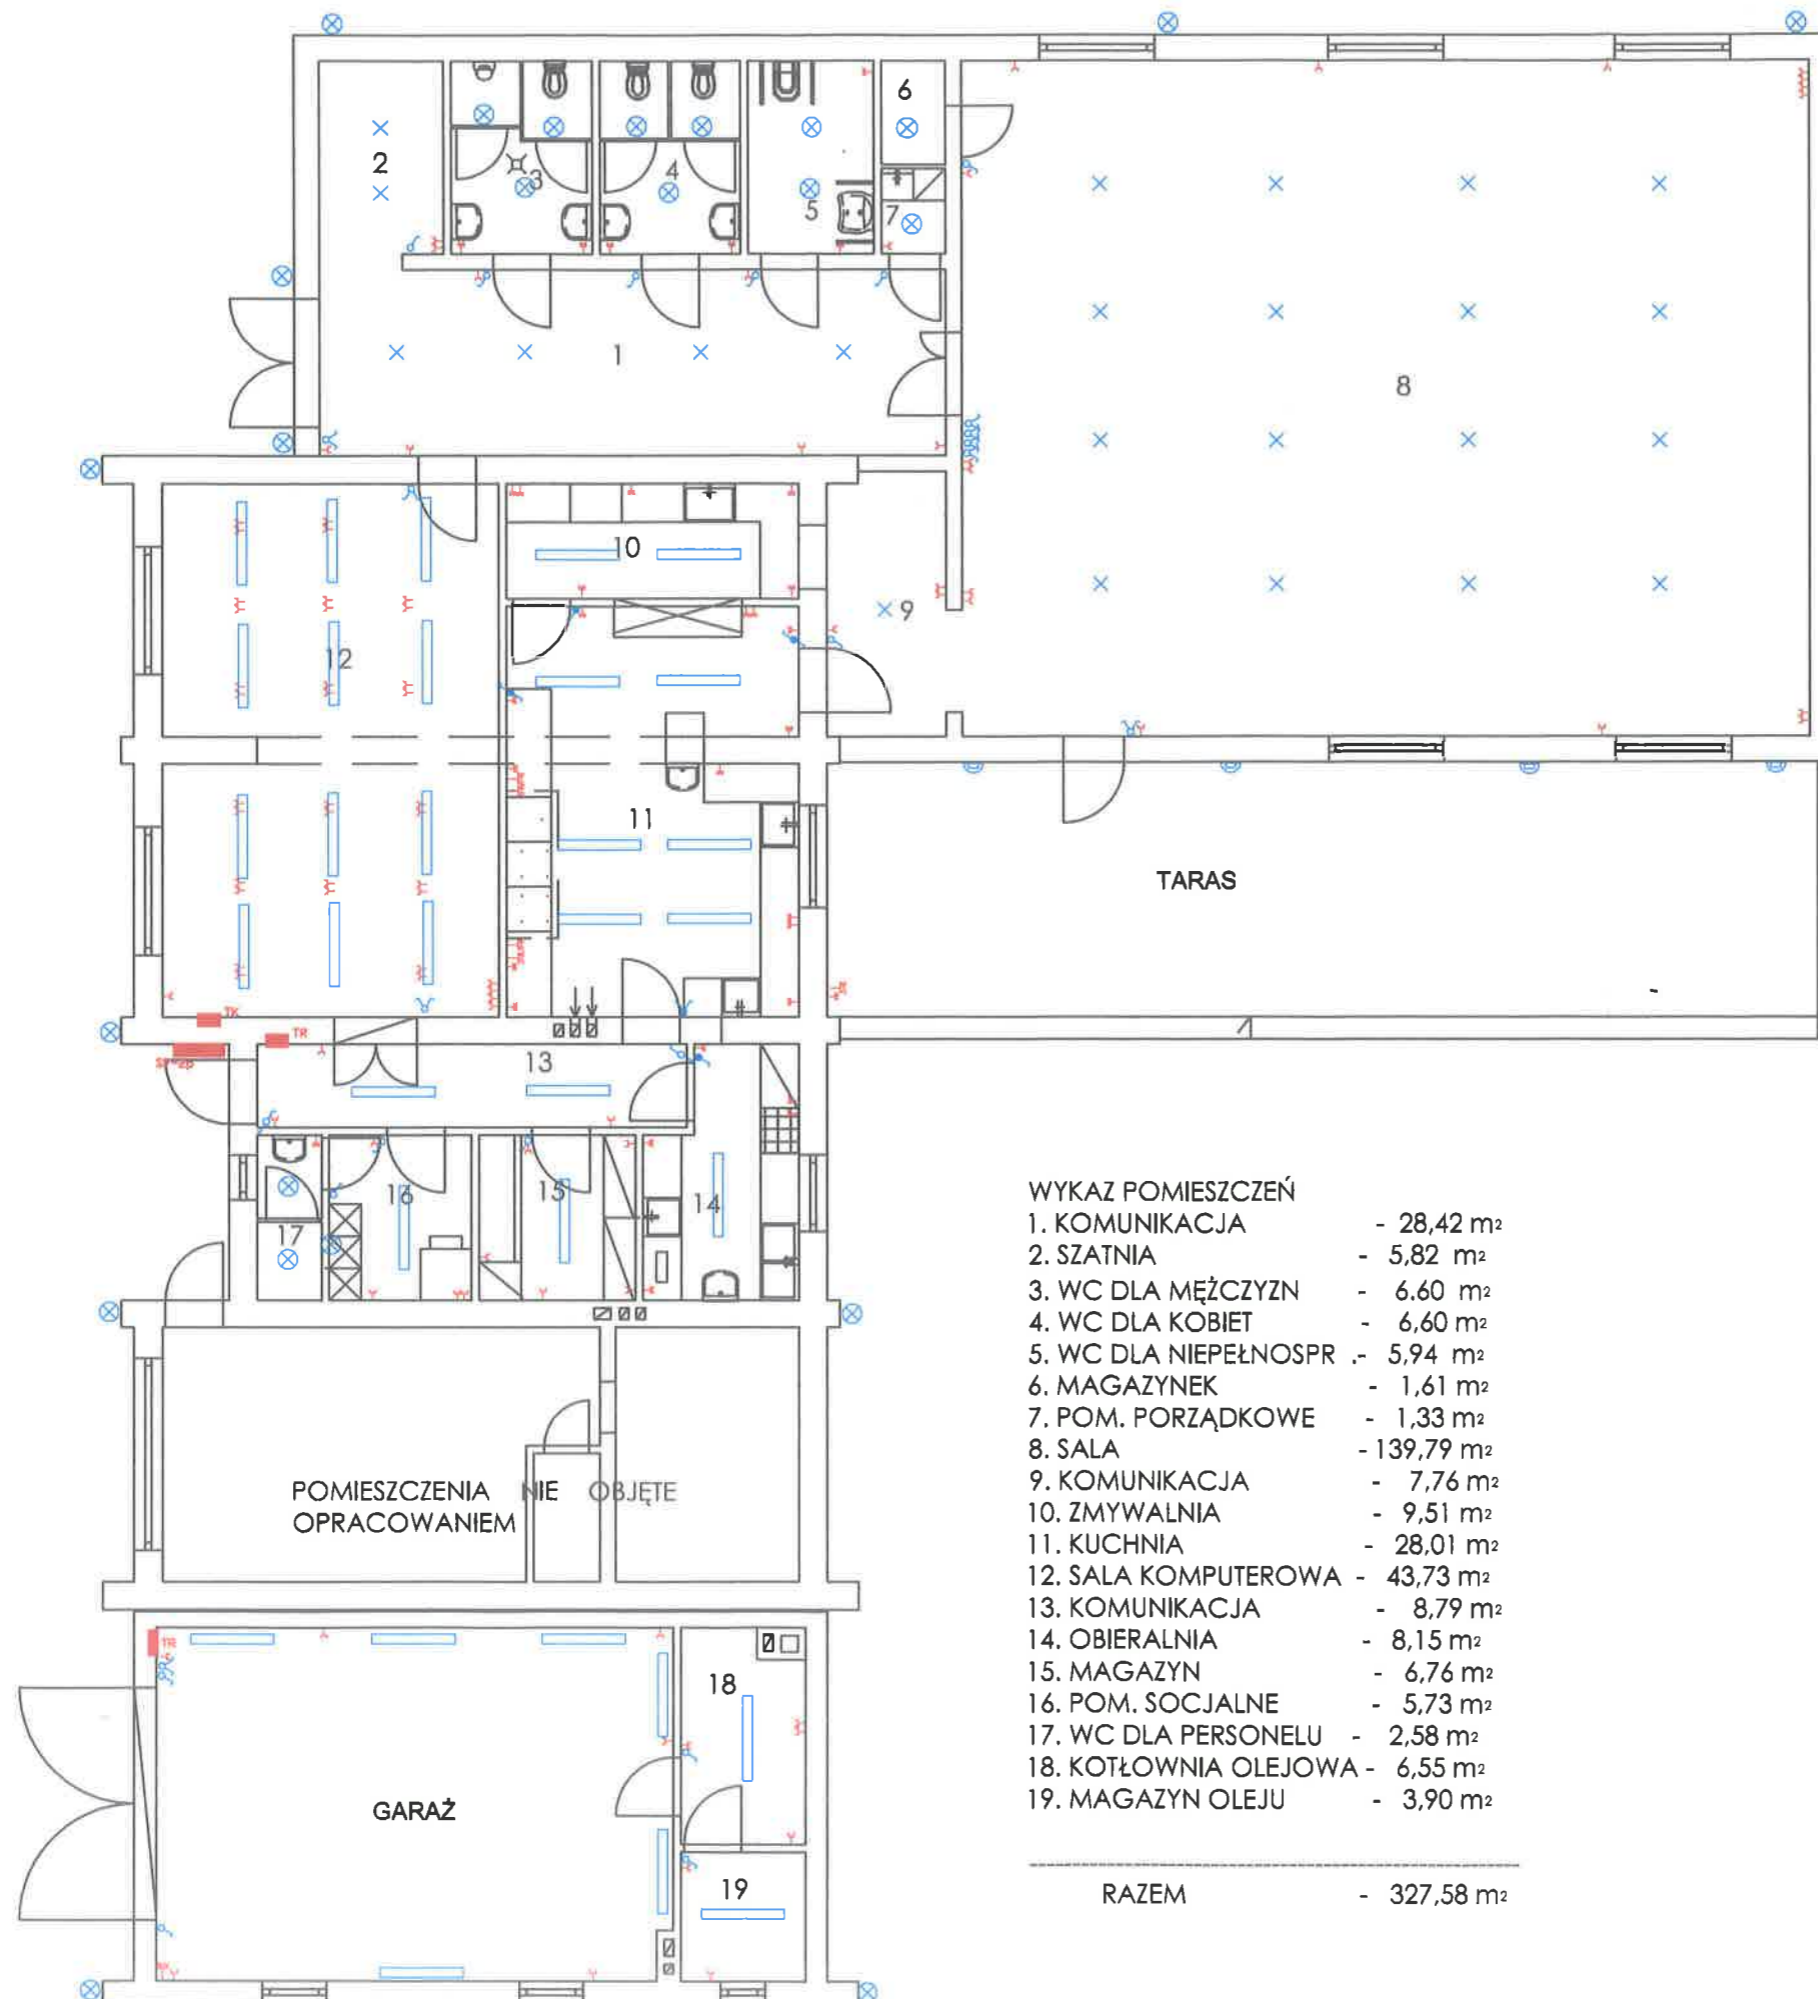

WYKAZ POMIESZCZEŃ	
1. KOMUNIKACJA	- 28,42 m <sup>2</sup>
2. SZATNIA	- 5,82 m <sup>2</sup>
3. WC DLA MĘŻCZYZN	- 6,60 m <sup>2</sup>
4. WC DLA KOBIET	- 6,60 m <sup>2</sup>
5. WC DLA NIEPEŁNOSPRAWNYCH	- 5,94 m <sup>2</sup>
6. MAGAZYNEK	- 1,61 m <sup>2</sup>
7. POM. PORZĄDKOWE	- 1,33 m <sup>2</sup>
8. SALA	- 139,79 m <sup>2</sup>
9. KOMUNIKACJA	- 7,76 m <sup>2</sup>
10. ZMYWALNIA	- 9,51 m <sup>2</sup>
11. KUCHNIA	- 28,01 m <sup>2</sup>
12. SALA KOMPUTEROWA	- 43,73 m <sup>2</sup>
13. KOMUNIKACJA	- 8,79 m <sup>2</sup>
14. OBIERALNIA	- 8,15 m <sup>2</sup>
15. MAGAZYN	- 6,76 m <sup>2</sup>
16. POM. SOCJALNE	- 5,73 m <sup>2</sup>
17. WC DLA PERSONELU	- 2,58 m <sup>2</sup>
18. KOTŁOWNIA OLEJOWA	- 6,55 m <sup>2</sup>
19. MAGAZYN OLEJU	- 3,90 m <sup>2</sup>
<b>RAZEM</b>	<b>- 327,58 m<sup>2</sup></b>

mgr inż. Janusz Maćkowski  
 upr. bud. nr 16/89/PW  
 ul. Legii Wrzesińskiej 24/28  
 62-300 Września  
 tel. 4365-556

NAZWA ZADANIA	BUDOWA WIEJSKIEGO DOMU KULTURY Z FUNKCJĄ EDUKACYJNĄ I ZAPLECZEM REKREACYJNO-SPORTOWYM POLEGAJĄCA NA ROZBUDOWIE, NADBUDOWIE, ADAPTACJI ISTNIEJĄCEGO BUDYNKU		
LOKALIZACJA	SKARBOSZEWO gm. STRZAŁKOWO dz. nr ewid. 84/2		
INWESTOR	GMINA STRZAŁKOWO		
<b>INSTALACJE ELEKTRYCZNE</b>			
PROJEKTANT	mgr inż. arch. Karolina Rutkowska ul. Słupca 10, 62-400 Słupca tel. 4365-556	<i>K. Rutkowska</i> podpis	RYS NR E01
PROJEKTANT INST. ELEKTR.	mgr inż. Jerolaw Darsiewicz ul. Słupca 10, 62-400 Słupca tel. 4365-556	<i>J. Darsiewicz</i> podpis	skala 1:100 06. 2015