


540.2161.2017

ETA  
Sławomir Lebica

ETA s.c.  
Poznańska 15A  
18 33  
04311553126

zji.

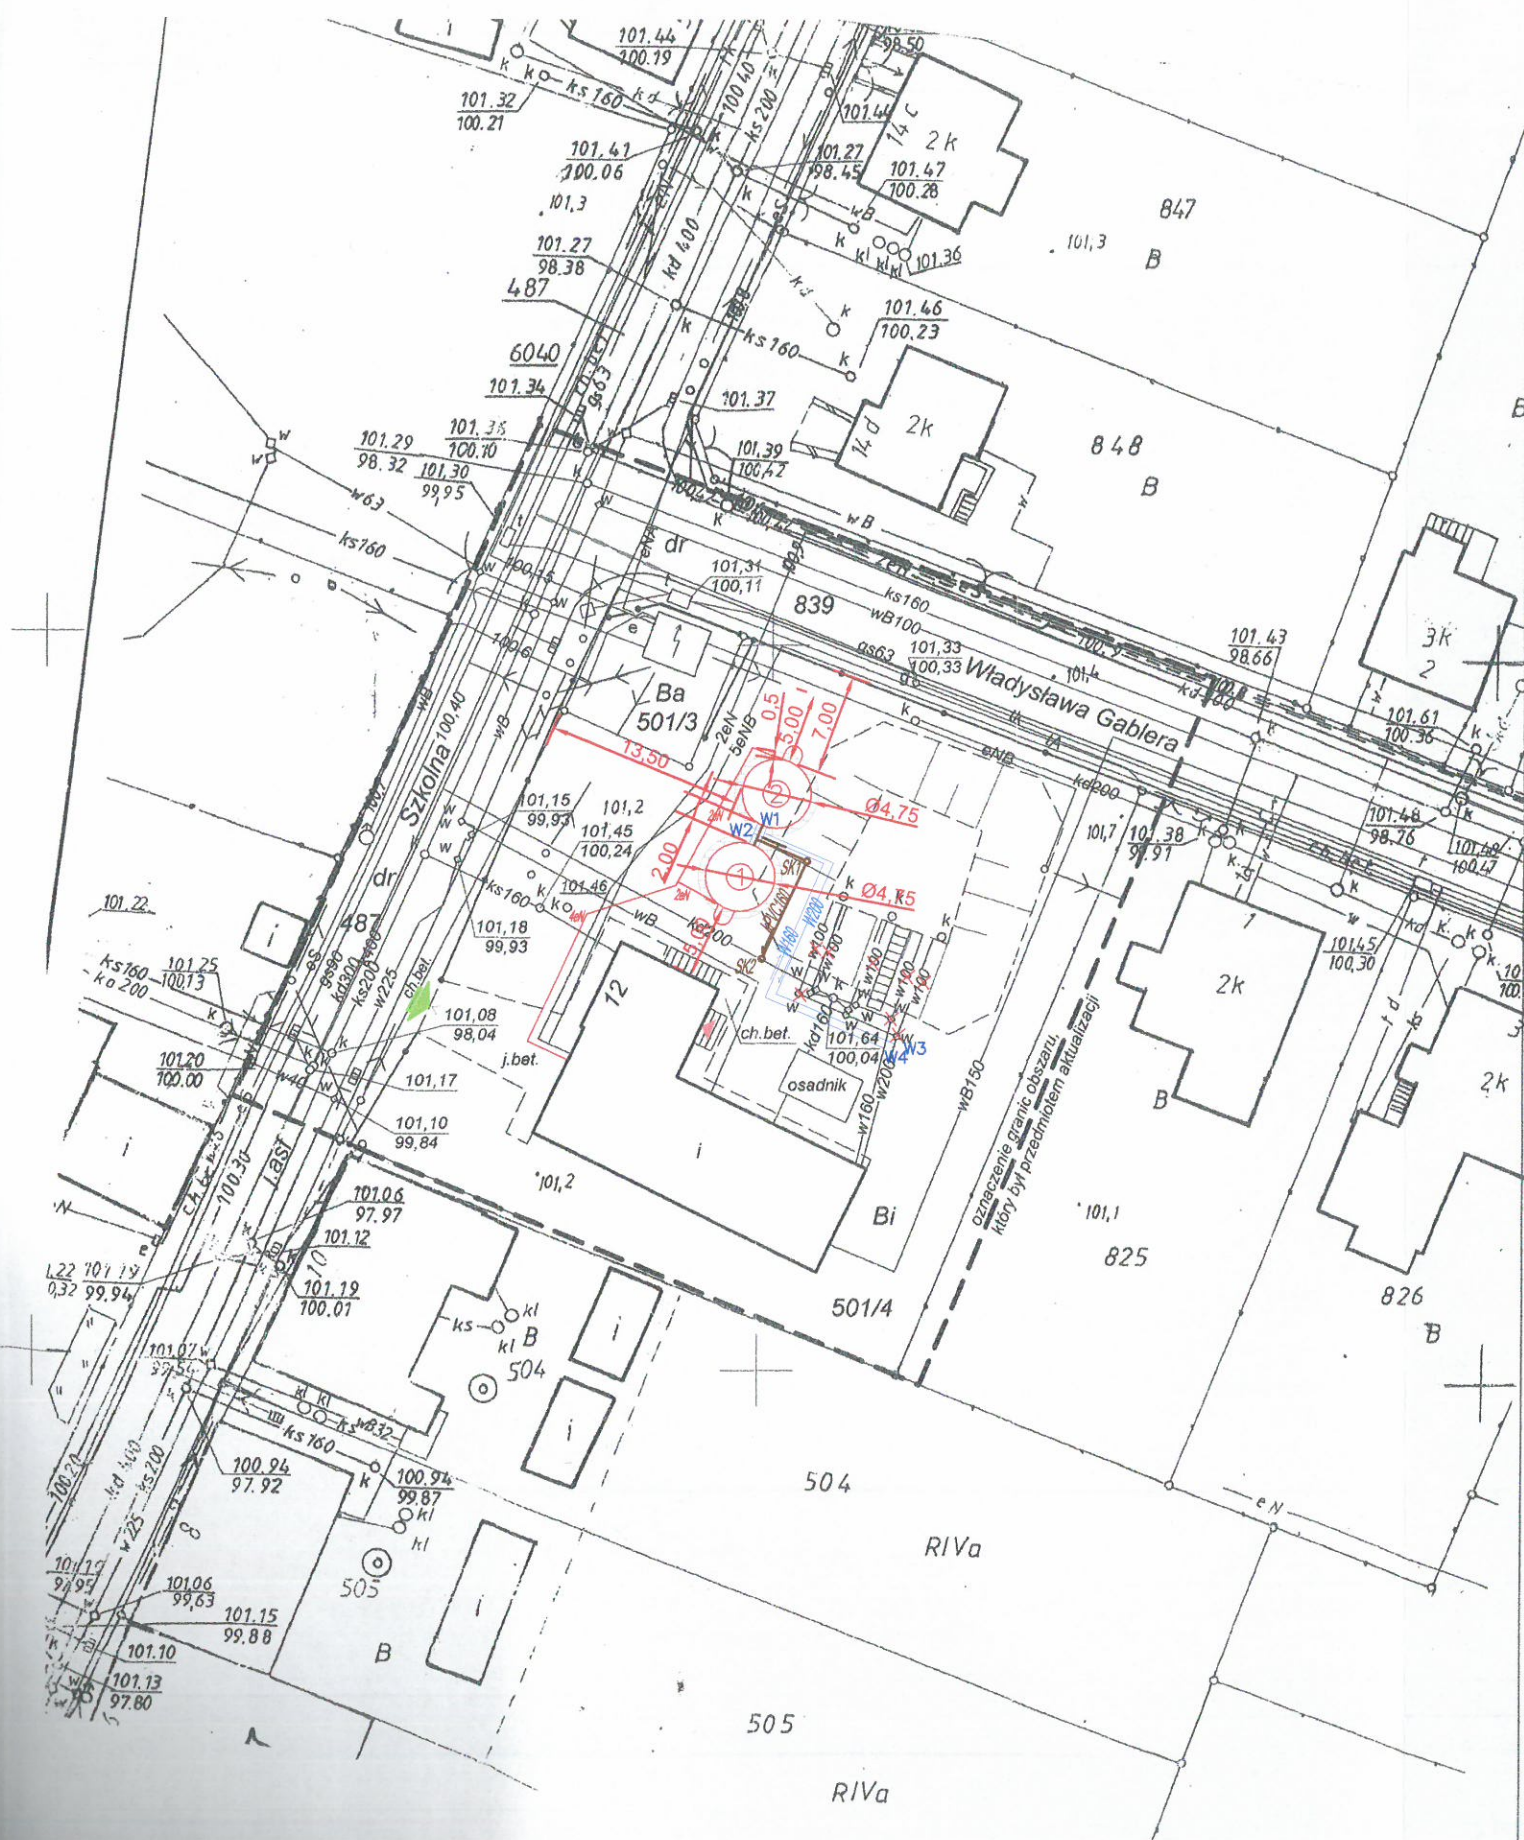

# LEGENDA:

STAROSTWO POWIATOWE  
w Słupcy  
ul. Poznańska 20  
62-400 SŁUPCA

- ① PROJEKTOWANY ZBIORNIK RETENCYJNY NR1
- ② PROJEKTOWANY ZBIORNIK RETENCYJNY NR2
- ▲ WEJŚCIA DO BUDYNKU
- ▲ WJAZD/WEJŚCIE NA TEREN INWESTYCJI
- eN KABLE NISKIEGO NAPIĘCIA I STEROWNICZE
- x RUROCIĄGI I STUDZIENKI DO LIKWIDACJI

## SIECI

- ks160 PROJEKTOWANA KANALIZACJA TECHNOLOGICZNA
- w200 PROJEKTOWANA SIEĆ WODOCIĄGOWA
- sk160 PROJEKTOWANE KABLE STEROWNICZE typu xztkmxPW 4x2x0,5mm<sup>2</sup>
- sk1 PROJEKTOWANE STUDNIE KANALIZACYJNE
- UTW PROJEKTOWANE UTWARDZENIE TERENU

ZESTAWIENIE POWIERZCHNI:  
 POWIERZCHNIA TERENU INWESTYCJI 1600,00 m<sup>2</sup>  
 POWIERZCHNIA ZABUDOWY 251,00 m<sup>2</sup>  
 W TYM PROJEKTOWANE ZBIORNIKI 36,00 m<sup>2</sup>  
 POWIERZCHNIA UTWARDZONA 30,00 m<sup>2</sup>  
 POWIERZCHNIA BIOLOGICZNIE CZYNNA 1283,00 m<sup>2</sup>

- W1 - 101,60 / 100,10
- W2 - 101,60 / 100,02
- W3 - 101,64 / 100,09
- W4 - 101,64 / 100,09
- SK1 - 101,60 / 100,16
- SK2 - 101,64 / 100,01

- Rurociąg spustowy PVC160 L=13,70 m
- Rurociąg napętniający zbiornik PE160 L=26,80 m
- Rurociąg ssący ze zbiornika PE200 L=26,44 m

Za zgodność z oryginałem

12.2017  
data

mgr inż. Sławomir Lebica  
 Uprawnienia budowlane do projektowania i kierowania  
 robotami budowlanymi bez ograniczeń w specjalności  
 instalacyjnej w zakresie sieci, instalacji i urządzeń  
 ciepłych, wentylacyjnych, gazowych,  
 wodociągowych i kanalizacyjnych  
 Nr ewid. WKP/0154/PWOS/09

mgr inż. Dariusz Śmigieński  
 Upraw. bud. do proj. i kier. robot. bud.  
 bez ogr. w spec. konstr.-budowl.  
 WKP.0039/POOK/05: WKP.0044/OWOK/06  
 Piotrowice, ul. Słowackiego 8, 62-400 Słupca

Przedsięwzięcie: <b>PROJEKT BUDOWLANY BUDOWY ZBIORNIKA RETENCYJNEGO NA STACJI UZDATNIANIA WODY W m. STRZAŁKOWO</b>			
Inwestor: <b>Gmina Strzałkowo, Aleja Prymasa Wyszyńskiego 6, 62-420 Strzałkowo</b>			
Nazwa załącznika: <b>Projekt Zagospodarowania Terenu</b>			
Imię i Nazwisko	Specjalność	Nr uprawnień	Podpis
Projektował: mgr inż. Dariusz ŚMIGIELSKI	konstrukcyjna	WKP/0039/POOK/05	PZT
Sprawdził: mgr inż. Mieczysław KRÓLAK	konstrukcyjna	GP.250/7346/2/53/91	
Stadium dokumentacji: P.B.		Skala 1 : 500	